


施設名	広島県スポーツ会館	図面番号	1 / 1
工事名	宿泊施設寝具類賃貸借契約		
図名	平面図	縮尺	1/200 (atA3)
工事個所	広島市西区観音新町二丁目11-124		
	(財) 広島県教育事業団		

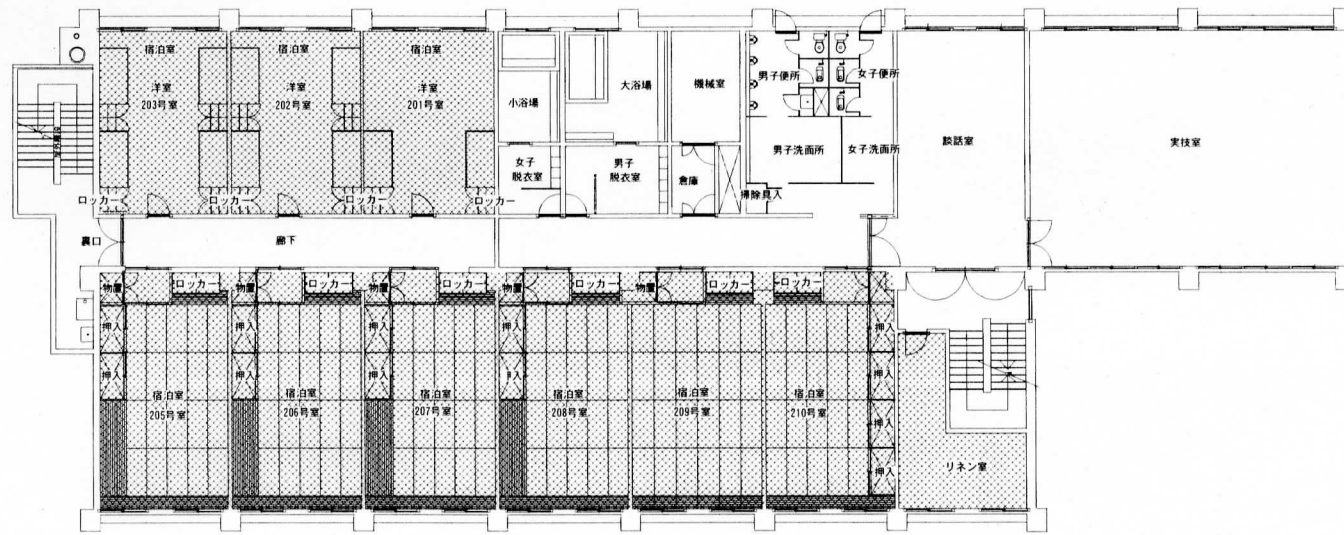

2階平面図